


LEGENDA	
	TUBO PVC ESGOTO 40mm
	TUBO PVC ESGOTO 50mm
	TUBO PVC ESGOTO 100mm
	TUBO PVC ÁGUA FRIA 25mm
	CAIXA DE GORDURA 250mm
	RAIO SIFONADO 150mm
	RAIO TAMPA REGAR 150mm
	TUBO VENTILAÇÃO ESGOTO 50mm

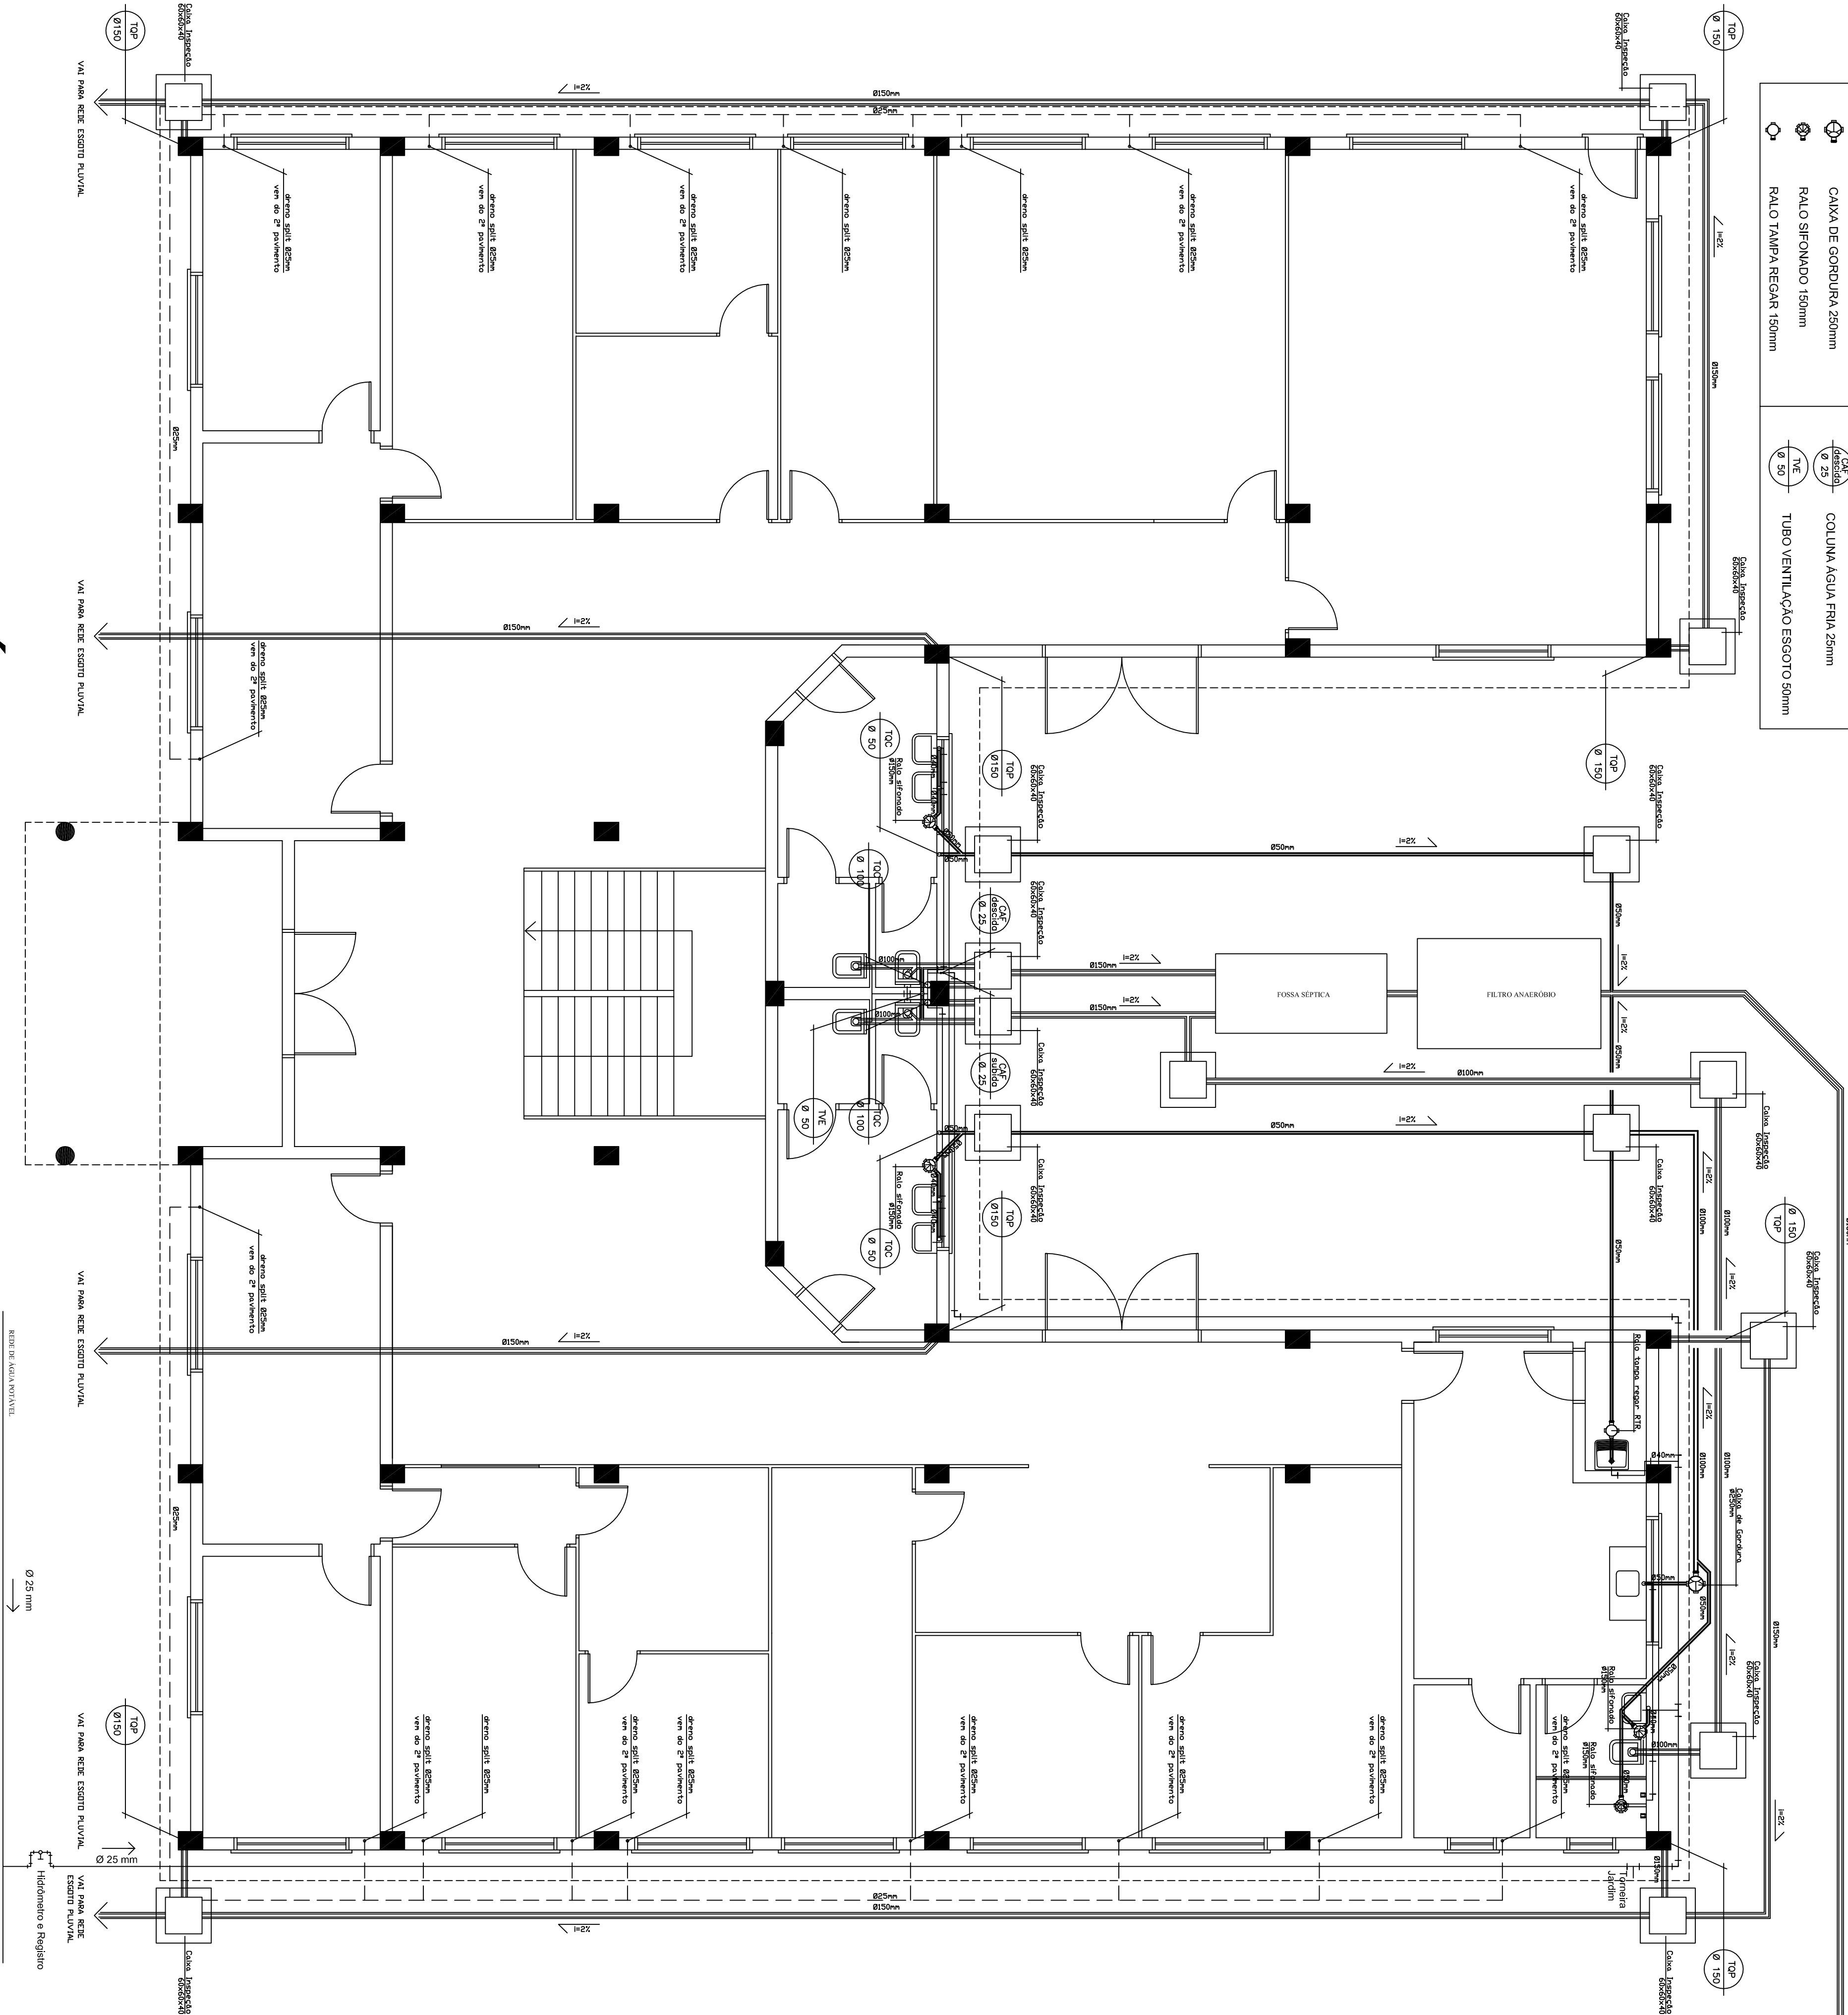

PLANTA BAIXA TÉRREO

ÁREA: 560,12 m²

DE ACORDO COM:	
CÓDIGO: CENTRO ADMINISTRATIVO	
CÓDIGO: RUA GERALDO WINK - HERRERAS / RS	
PRANCHIA	
PROPRIETÁRIO: PREFEITURA MUNICIPAL, HERRERAS	
RESP. TÉCNICO: DEOD FRAZ SOARES - CREA/RS 44887-3	
PROJETO / DISCIPLINAÇÃO	
PROJETO HIDROSSANITÁRIO	
PLANTA BAIXA TÉRREO	
PRESENTE: 05/2013	
DATA: 05/2013	
ESCALA: 1/50	
ÁREA: 1.097,74 M2	
PROJETOS AUTORES RESERVADOS - (CÓDIGO CIVIL, CÓDIGO PENAL, COMEA)	