


DETALHE FOSSA SÉPTICA

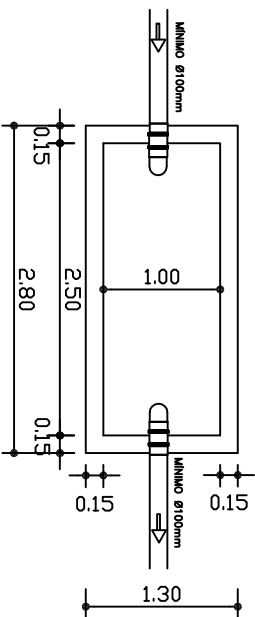


PLANTA BAIXA

V = 1000 + NC x T + K x L)
V = 1000 + 60(50 x 0,83 + 65 x 0,20)
V = 4.270 litros

DIMENSÕES PROJETO:


Comprimento: 2,50m
Largura: 1,00m
Altura: 1,80m
TOTAL: 4.500 litros

* LIMPEZA ANUAL

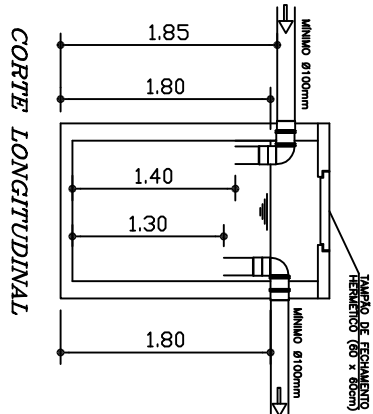

CORTE LONGITUDINAL

DETALHE FILTRO ANAERÓBIO

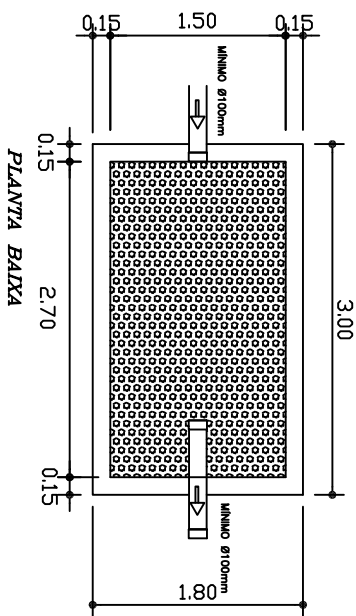


PLANTA BAIXA

V = 15 x N x C x T
V = 15 x 15 x 0,8 x 0,83
V = 3.884 litros


DIMENSÕES PROJETO:

Comprimento: 2,70m
Largura: 1,50m
Altura: 1,00m
TOTAL: 4.050 litros

* LIMPEZA ANUAL

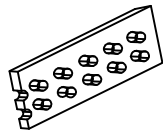

Detalhe Laje fundo

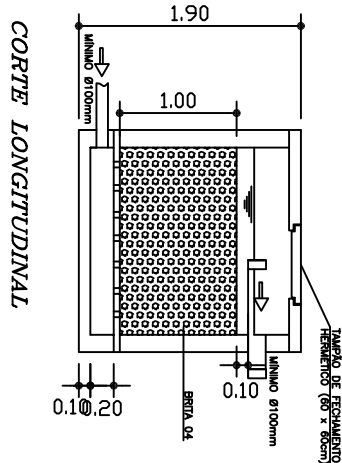

CORTE LONGITUDINAL

DE ACORDO: _____

OBRA: CENTRO ADMINISTRATIVO	
LOCAL: RUA GERMANO MINCK - HERVEIRAS / RS	
PROPRIETÁRIO PREFEITURA MUNICIPAL HERVEIRAS	PRANCHA
RESP. TÉCNICO DEGO PAZ SIKHADE - CREA/RS 442687-3	17
PROJETO / DISCRIMINAÇÃO	
PROJETO HIDROSSANITÁRIO	
FOSSA SÉPTICA e FILTRO ANAERÓBIO	
DESENHO D.P.S.	DATA 05/2013
ESCALA 1/50	ÁREA 1.097,74 M2
DIREITOS AUTORAIS RESERVADOS - (CÓDIGO CIVIL, CÓDIGO PENAL, CONFEA)	