

PROJETO HIDROSANITÁRIO

MÓDULOS SANITÁRIOS DOMICILIARES

DETALHAMENTO


ESCALA:

1: 25

DATA:

SETEMBRO/2013

SETOR **ENGENHARIA**
PREFEITURA MUNICIPAL
SERVEIRAS/RS

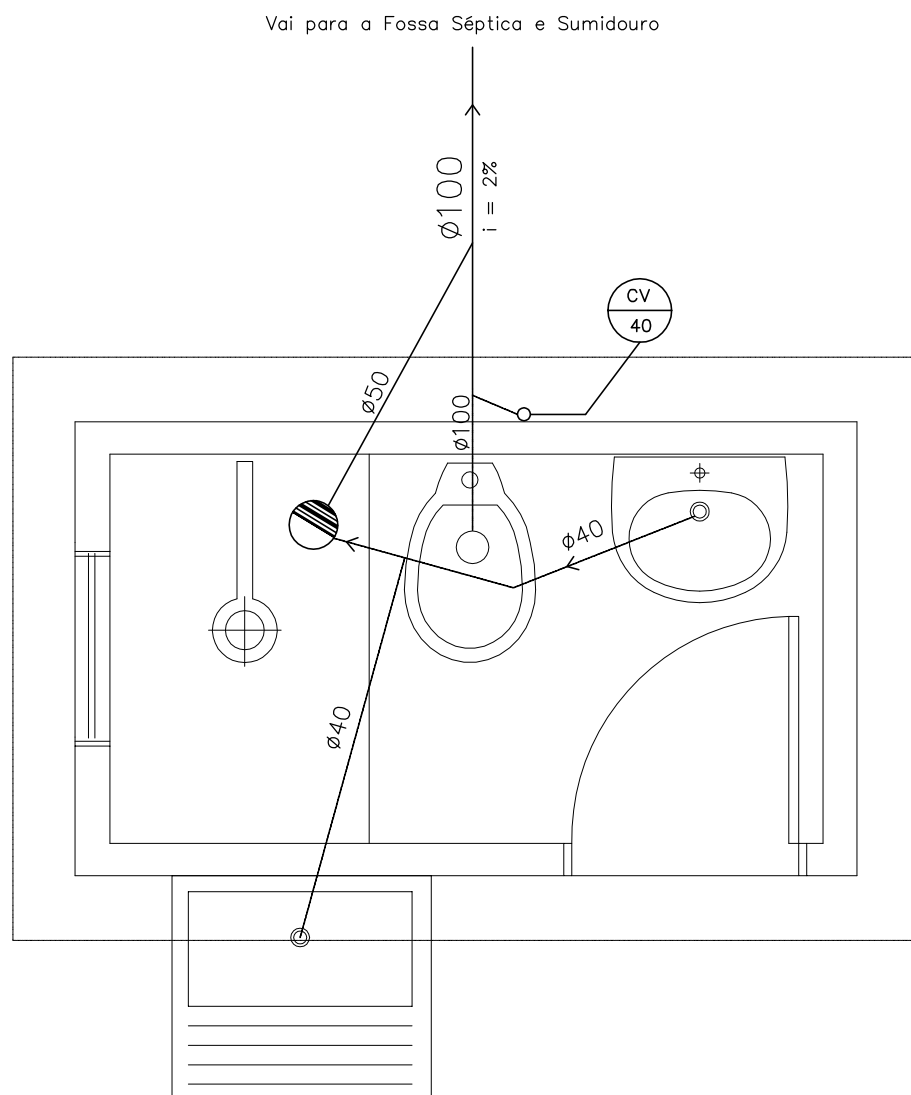

PLANTA BAIXA
HIDROSSANITÁRIO